



Planta Baixa - Parte 02
escala 1:25

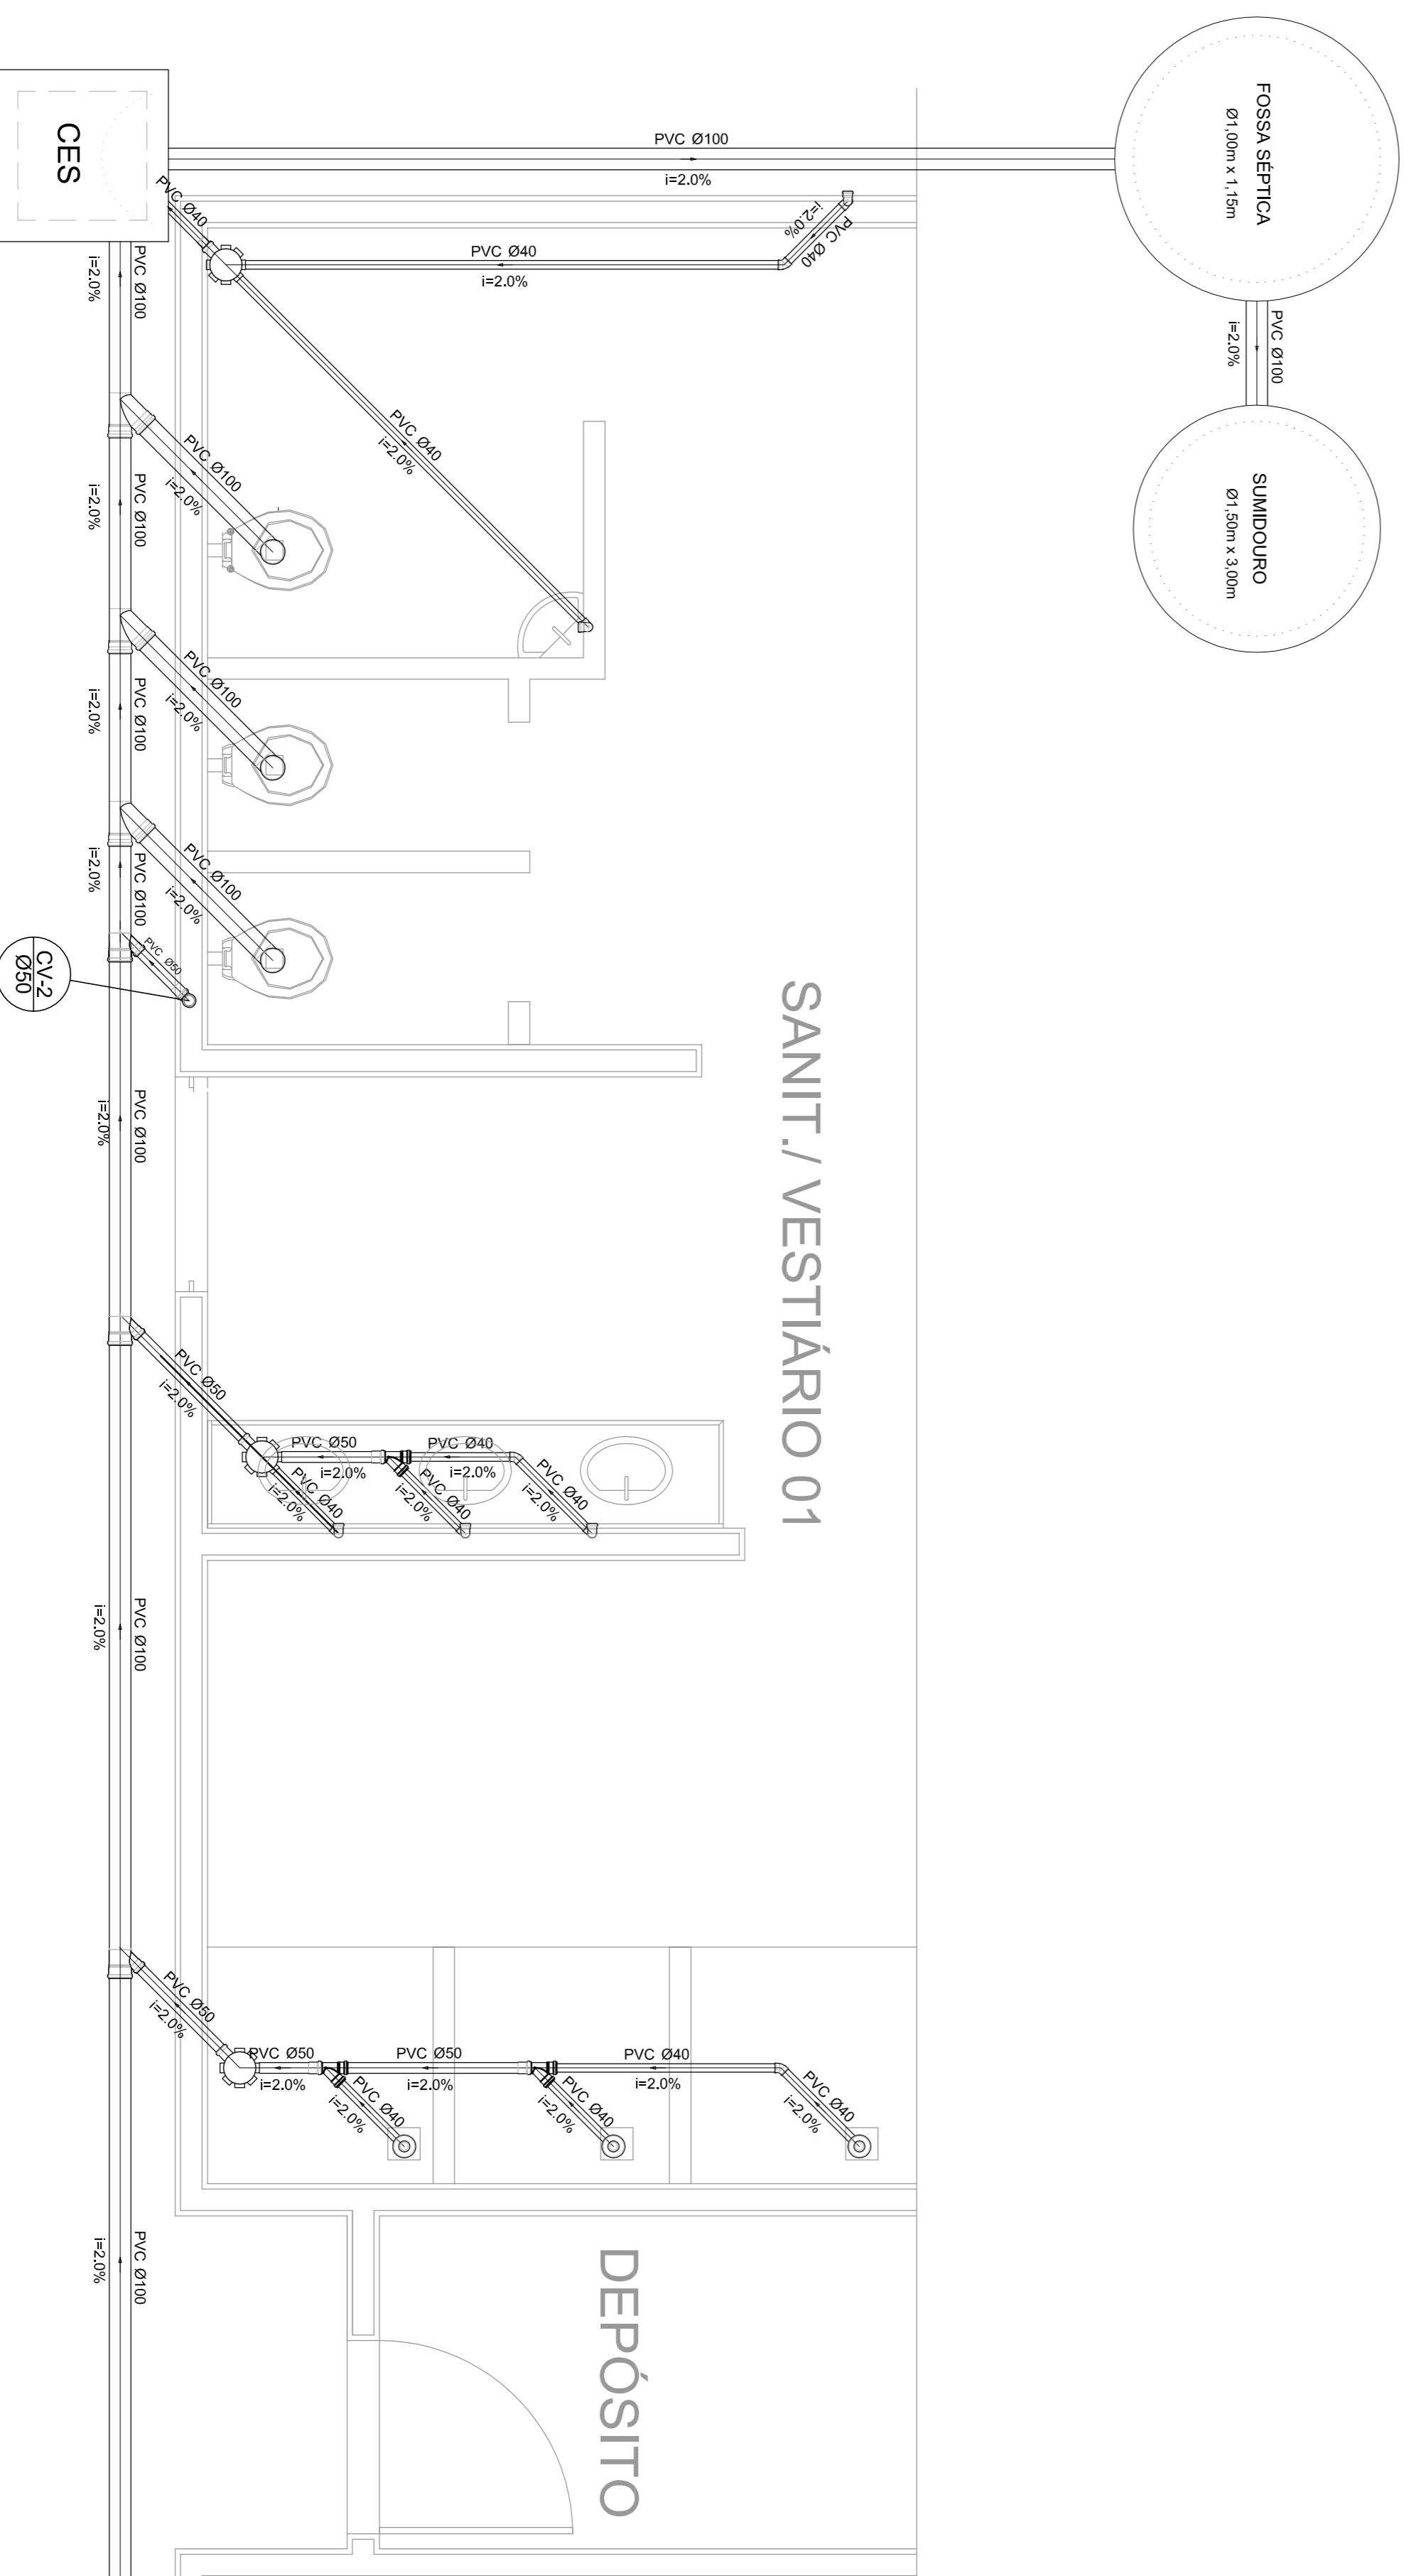

Planta Baixa - Parte 01
escala 1:25

Legenda	
	Bedeodoro
	Caixa Sifonada
	Caixas Inspeção Esgoto Sifonada
	CES
	Chuveiro Residencial
	Curva 45° curva Amarrico
	Curva 90 curva-collura
	Joelho 45
	Junção simples
	Lavatório Residencial com sifão
	Lavatório de Uso Geral
	Vaso Sanitário c/ 90°

Lista de Materiais	
Caixas de Passagem	2 pc
Caixa de inspeção de esgoto sifonada CES- 60X60 cm	
PVC Acessórios	6 pc
Caixa sifonada 150X150X50	6 pc
Raio sifonado alt. reg. saída 40	8 pc
100 mm - 40 mm	
Sifão de copo p/ pia e lavatório 1" - 1,1/2"	8 pc
Válvula p/ lavatório e tanque	8 pc
PVC Esgoto	
Curva 45 curta	1 pc
100 mm	
Curva 90 curta	16 pc
40 mm	
Joelho 45	7 pc
40 mm	
Joelho 90	7 pc
100 mm	
Joelho 90 canal p/ esgoto secundário	10 pc
40 mm - 1,1/2"	
Junção simples	6 pc
100 mm - 50 mm	
100 mm - 100 mm	4 pc
50 mm - 40 mm	6 pc
Tubo PVC ponta-bolsa c/ virada	12,0 m
50 mm - 2"	
Tubo rígido c/ ponta e bolsa soldável	5,50 m
40 mm	
Tubo rígido c/ ponta lisa	36,0 m
100 mm - 4"	42,0 m
40 mm	6,00 m
50 mm - 2"	
PVC Esgoto	
Curva 90 curta	2 pc
50 mm	
Tubo PVC ponta-bolsa c/ virada	0,80 m
50 mm - 2"	

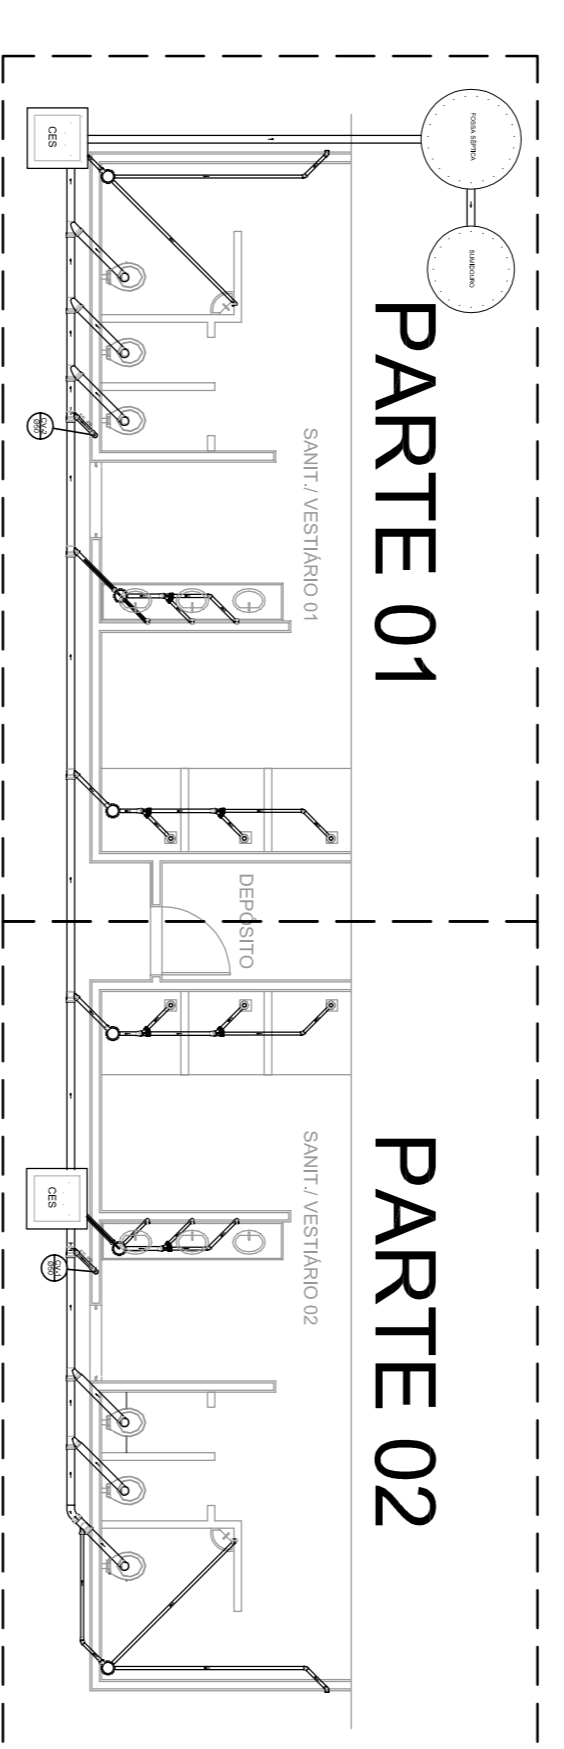

LOCALIZAÇÃO
escala 1:100

GOVERNO FEDERAL
BRASIL Ministério da Educação
PAIS RICO E PAIS SEM POBREZA **FNDE** Fundo Nacional de Desenvolvimento da Educação

PROJETO PADRÃO - FNDE

MUNICÍPIO - UF:	
PROPRIETÁRIO:	
ENDEREÇO:	
PROPRIETÁRIO	
RESP. TÉCNICO	CREA
DUFU	CREA
OSSERVAÇÕES:	

QUADRA COBERTA			
PROJETO SANITARIO			
CONSEQUÊNCIA	COBERTA	ESCALA	INDICAÇÃO
COEST - Coordenação Geral de Infraestrutura Educacional	QUADRA COBERTA PLANTA BAIXA	DATA ELABORAÇÃO	JULHO/2011
PROJETO	01/01	PRONOME	01/01