


PROLONGAMENTO DA AVENIDA PROCURADOR MOHAMED ALI JAMAL

PROLONGAMENTO DA AVENIDA PROCURADOR MOHAMED ALI JAMAL

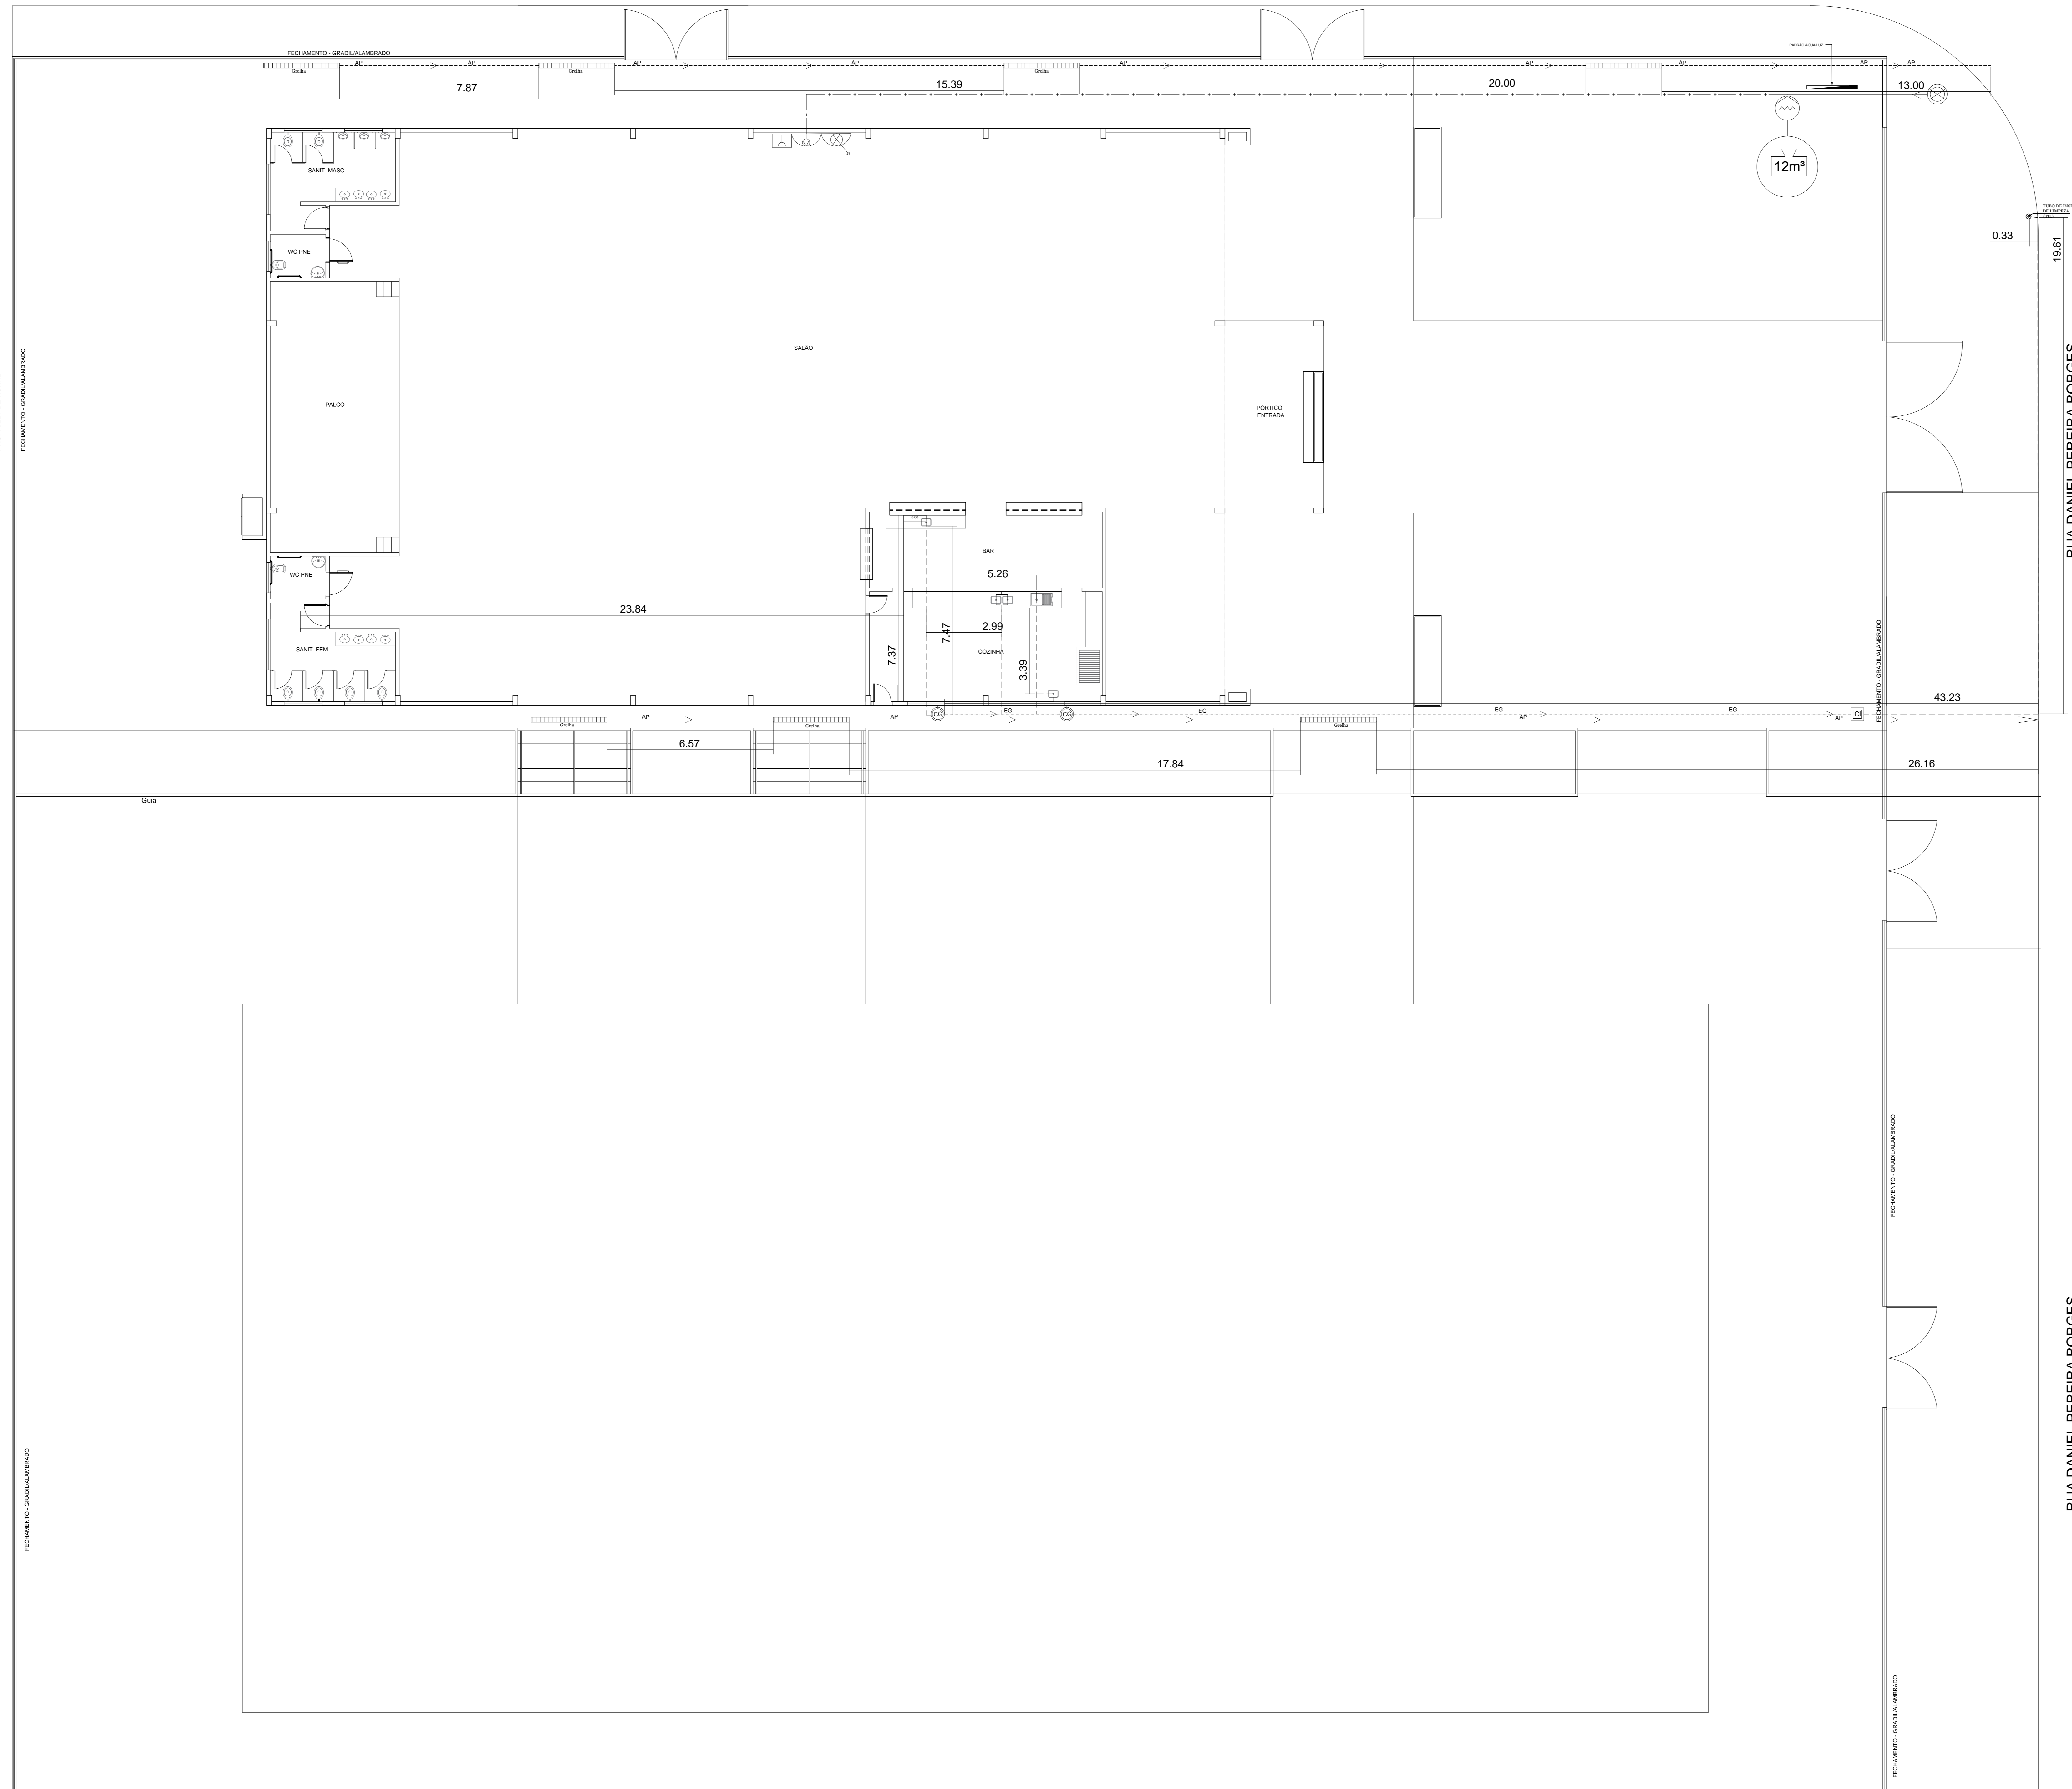

LEGENDA (PROJETO HIDRÁULICO)

- CAIXA DE INSPEÇÃO
- CAIXA DE GORDURA
- TUBULAÇÃO ESGOTO
- TUBULAÇÃO ÁGUA PLUVIAL
- GRELHA
- HIDRANTE
- RESERVA DE INCÊNDIO
- BOMBA DE INCÊNDIO
- REGISTRO DE RECALQUE
- TUBULAÇÃO DE INCÊNDIO

PLANTA BAIXA
ESC. 1:100

MUNICÍPIO DE CARDOSO
SECRETARIA MUNICIPAL de OBRAS e SERVIÇOS
RUA DR. CENOBELINO DE BARROS SERRA, 870 CEP 15.570-000 FONE 17-3466.3000
E-mail: secretariadobras@cardoso.sp.gov.br

INFRA ESTRUTURA TURÍSTICA FOLHA 04/04

ASSUNTO: AMPLIAÇÃO E CONCLUSÃO DO CENTRO DE EVENTOS
PROJETO HIDRÁULICO
LOCAL: AVENIDA PROCURADOR MOHAMED ALI JAMAL COM RUA DANIEL PEREIRA BORGES
COMPLEXO TURÍSTICO LEANDRO TRINDADE DA SILVEIRA
BARRIO / GRUPO: JARDIM DO LAGO - CARDOSO / SP "CIDADE DOS GRANDES LAGOS"

LOCALIZAÇÃO S/ ESCALA

JAIR CESAR NATTES
CPF: 449257630001-25
Prefeito do Município de Cardoso

OPERA: JANDERSON JOSÉ RODRIGUES DIAS
Engenheiro Civil
CREA nº. 506991784-5

ÁREAS M²:
CENTRO DE EVENTOS 893,63 m²
ÁREA UTIL SALÃO 677,56 m²

DATA: SETEMBRO 2019 | ESCALA: 1:100 | ART. nº. 28027230191341366

APROVAÇÃO